

MAPA DO CELÓW PROJEKTOWYCH  
Skala 1 : 500


ARKUSZ: 19 (z 20)  
SZYMA: 7.118.21.09.2.1, 7.118.21.09.2.2,  
7.118.21.09.2.3, 7.118.21.09.2.4,  
7.118.21.09.2.1, 7.118.21.09.2.4

mi: miasteczko  
powiat: łódzki  
gmina: Strzegomski [121607\_2]  
dla ewid: 704/0304  
dla ewid: 87/0304


USŁUGI OGRANICZONE  
Biuro: 38-300  
Cieplice, ul. Piłsudskiego 10A  
tel. 42 252 58 01  
e-mail: pod@geosystemy.pl  
NIP: 708-100-22-50

Mapa powstała na podstawie mapy zasadniczej w skali 1:1000 oraz bezpodstawnego pomiaru w terenie.  
Planowana inwestycja nie wymaga badania oceny oddziaływania granicznych uwarunkowań w zakresie wiedzy gruntów.  
Granice ewidencyjne określone na podstawie mapy ewidencyjnej.  
Latach odnotowano zmiany wykształcenia "2007".  
Latach odnotowano zmiany wykształcenia "2007".  
Mapa zawiera się listami w terenie innych niż wskazanych na niniejszej mapie urządzeń podziemnych które nie zostały opisane dla potrzeb (inwentaryzacji).  
W zakresie opracowania określono granice z miejscowego planu zagospodarowania przestrzennego gminy Strzegomski.  
W zakresie opracowania określono granice z miejscowego planu zagospodarowania przestrzennego gminy Strzegomski.  
Mapa arkusza w oznaczonym zakresie na dzień: maj 2017  
Dł: 6540-5900-2018  
Wykonat: mgr inż. Aleksandra Apala, mgr inż. Marek Żychowski,  
inż. Tomasz Dobosz

Przebieg Arkuszy

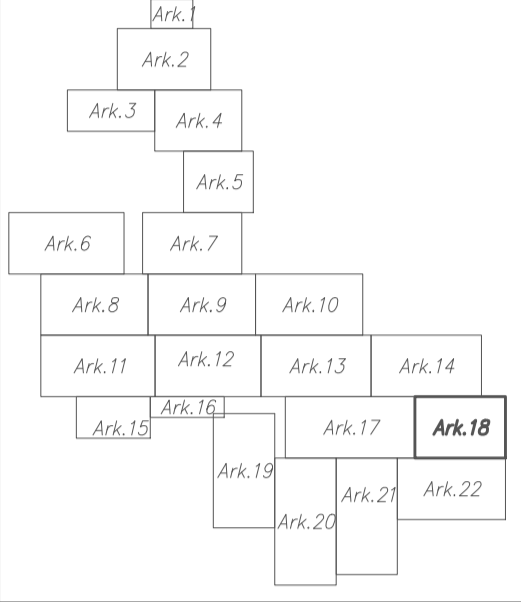

Podstawą dla nin. inwentaryzacji jest dokument techniczny opracowany w wyniku prac geodezyjnych i kartograficznych, którego rezultaty zawiera operat techniczny włącznie do ewidencji mapowej i planów sytuacyjnych - kartograficznych.  
Zgodnie z zapisami załącznika nr 1 do rozporządzenia z dnia 12.04.2017 r. w sprawie sposobu oznaczania granic nieruchomości gruntowych w ewidencji gruntów i nieruchomości.  
Zgodnie z zapisami załącznika nr 1 do rozporządzenia z dnia 12.04.2017 r. w sprawie sposobu oznaczania granic nieruchomości gruntowych w ewidencji gruntów i nieruchomości.  
STAJCZA TARNOBRSKI  
2017-07-20  
Z. STAJCZA  
mgr inż. Andrzej Włodarczyk  
mgr inż. Tomasz Dobosz

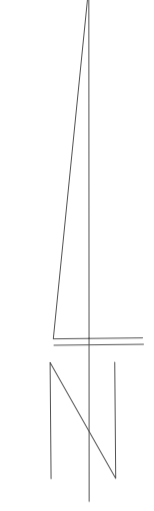

**LEGENDA**

**PROJEKTOWANE ELEMENTY SIECI KANALIZACJI SANITARNEJ**

- linia kanalizacji sanitarnej grawitacyjnej Ø200 PVC
- linia kanalizacji sanitarnej grawitacyjnej Ø160 PVC - do granicy nieruchomości
- przyłącza kanalizacji sanitarnej grawitacyjnej Ø160 PVC
- przyłącza kanalizacji sanitarnej grawitacyjnej Ø200 PVC
- niezłoty kocioł kanalizacji sanitarnej Ø15-110PVC

**PROJEKTOWANE ELEMENTY SIECI WODOCIAGOWEJ**

- linia wodociągowa Ø100PE
- przyłącza wodociągowe
- stanowiska wodociągowe wraz z zbiornikiem
- hydrant ciśnieniowy

**ISTNIEJĄCE ELEMENTY UZBROJENIA TERENU**

- linia kanalizacji sanitarnej
- linia wodociągowa
- linia energetyczna
- linia telekomunikacyjna
- linia granicy ewidencyjnych
- linia granicy działek
- linia granic powiatowych
- linia granic gminnych
- linia granic parcelacyjnych

Projektowana strefowa przepompownia ścieków - P7

Plan zagospodarowania terenu

Imię i Nazwisko	Nr uprawnień i specjalność	Podpis	Wzrost i data urodzenia
mgr inż. Tomasz Dobosz	11500/13/2012	[Signature]	1.10.1978
mgr inż. Robert Stankiewicz	11500/13/2012	[Signature]	10.03.1982

Plan: 05.2017, 1:500, 18